




- ALIMENTAZIONE ACQUA FREDDA SANITARIA (TUBAZIONE IN ACCIAIO ZINCATO)
- ALIMENTAZIONE ACQUA ANTINCENDIO (TUBAZIONE IN POLIETILENE PE100 UNI10910 PN16)
- ALIMENTAZIONE ACQUA FREDDA SANITARIA (TUBAZIONE IN GEBERIT MEPLA)
- ALIMENTAZIONE ACQUA CALDA SANITARIA (TUBAZIONE IN GEBERIT MEPLA)

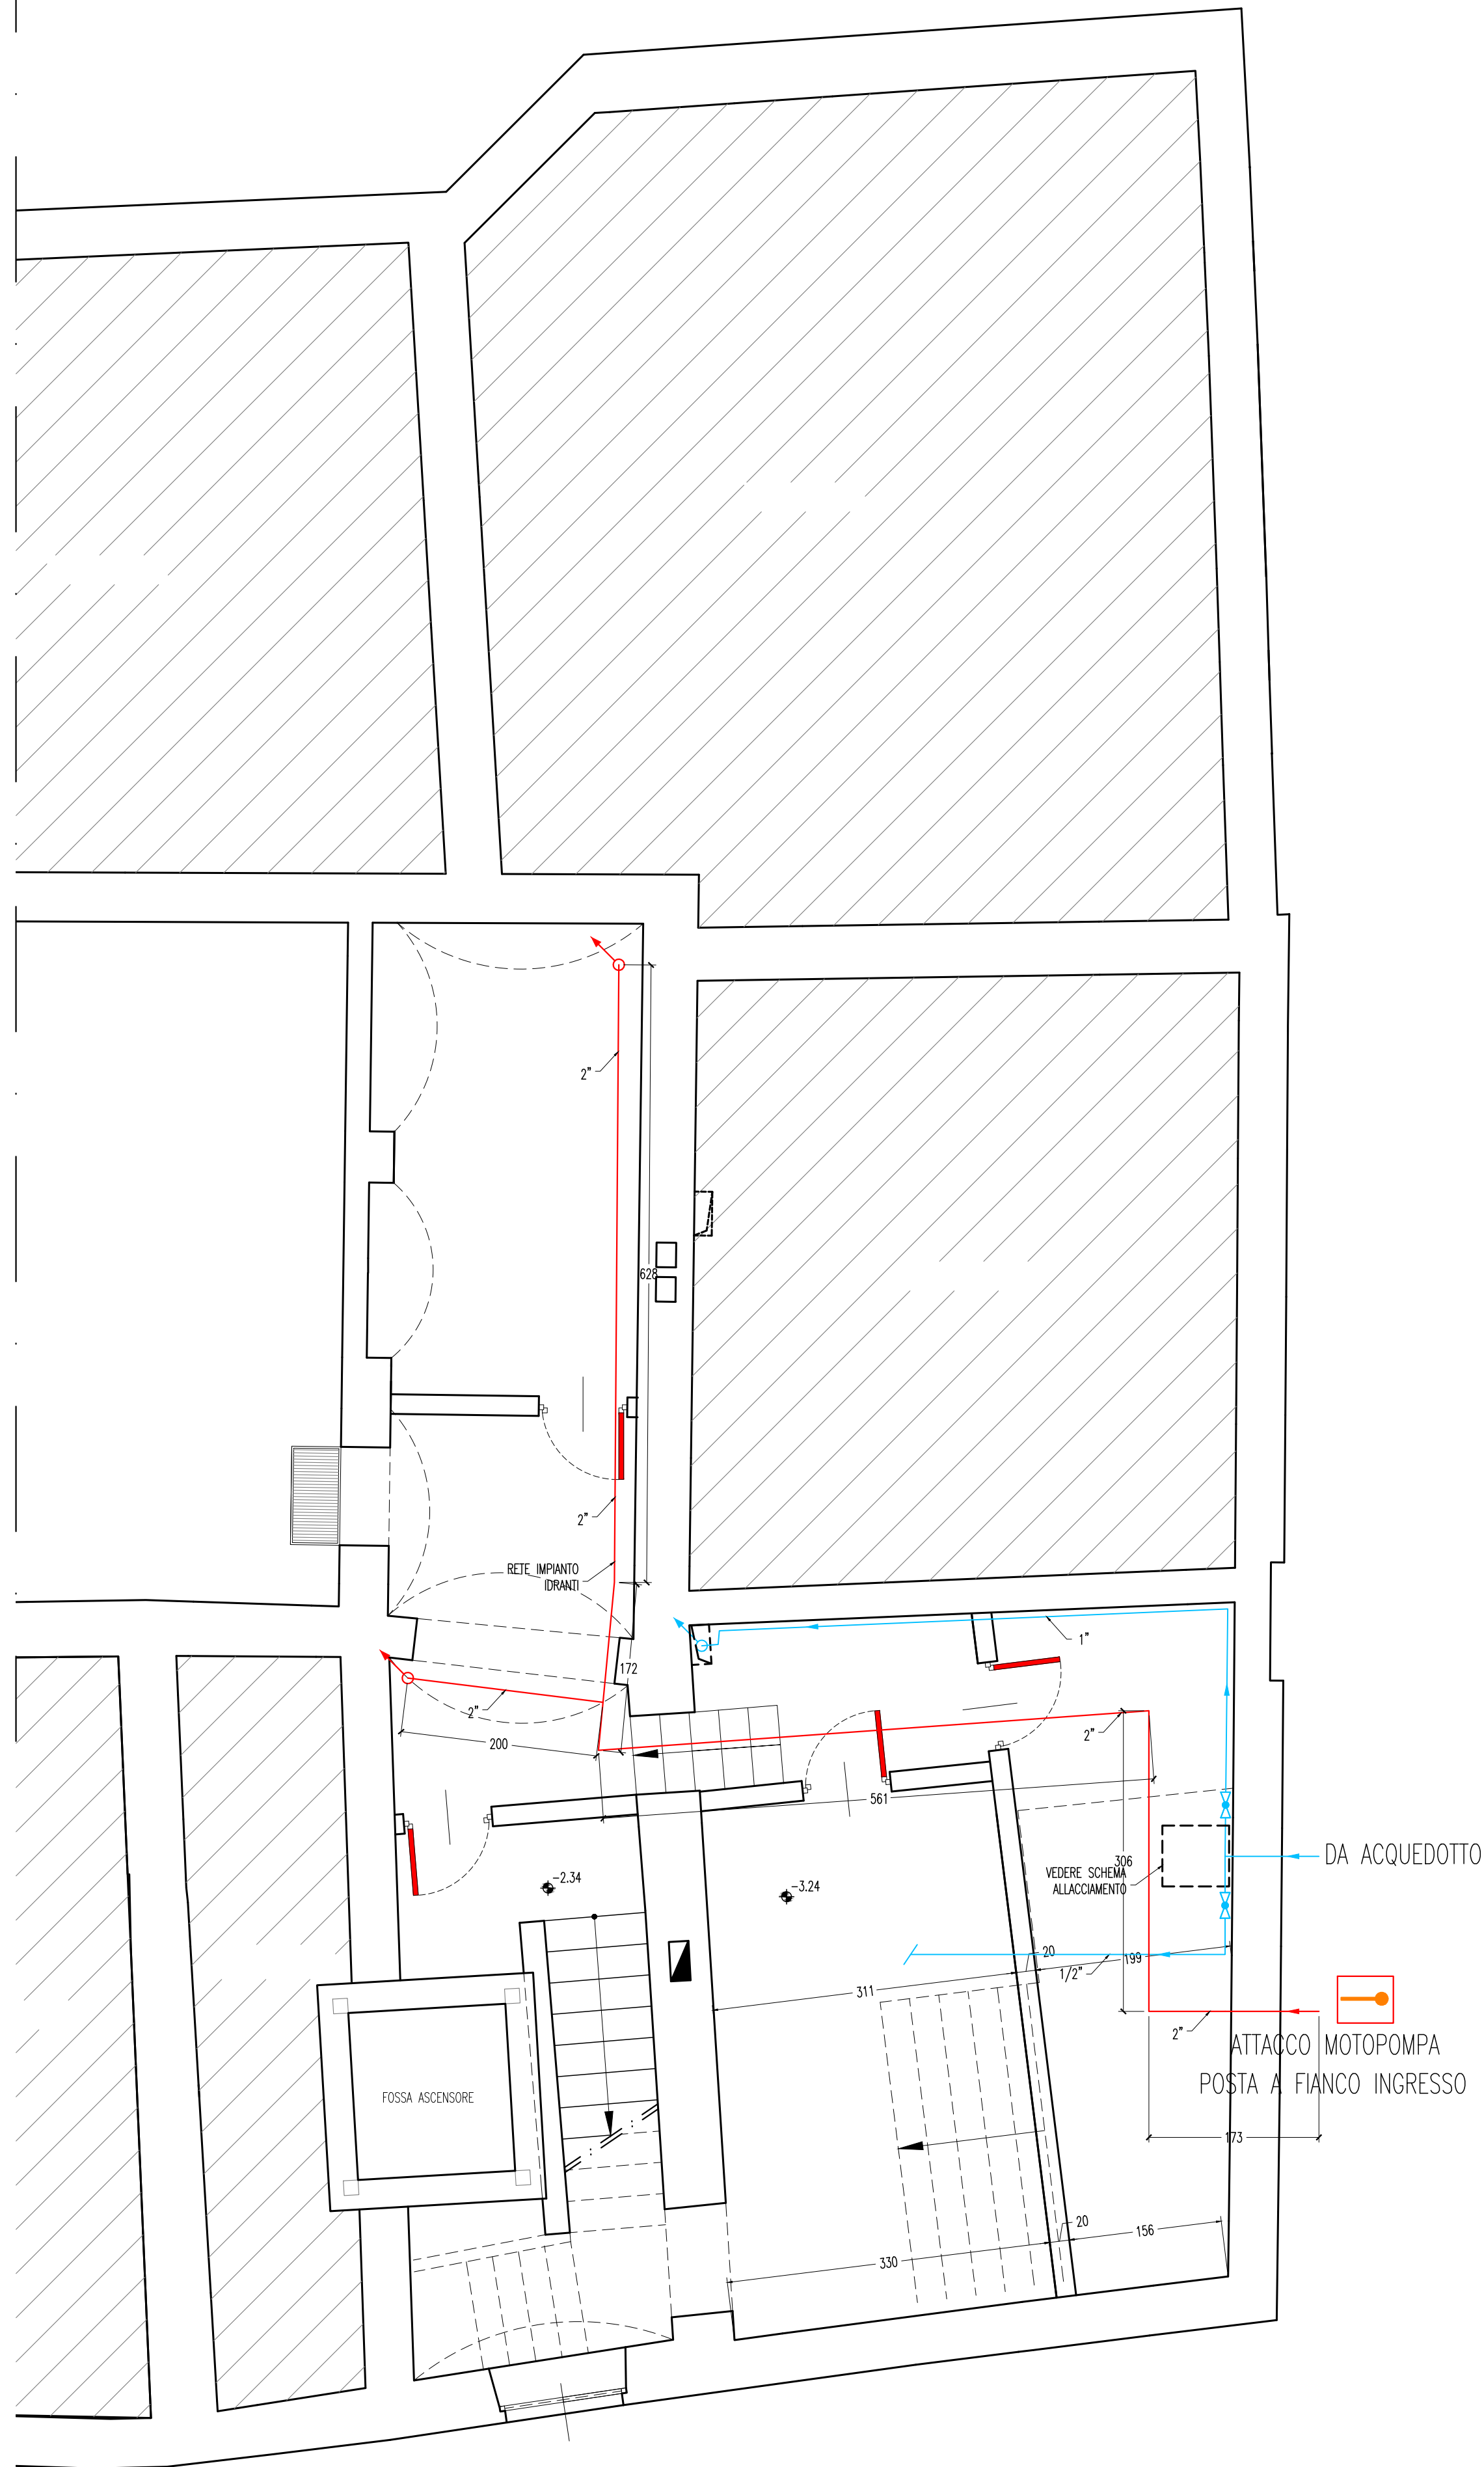


PIANTA PIANO INTERRATO

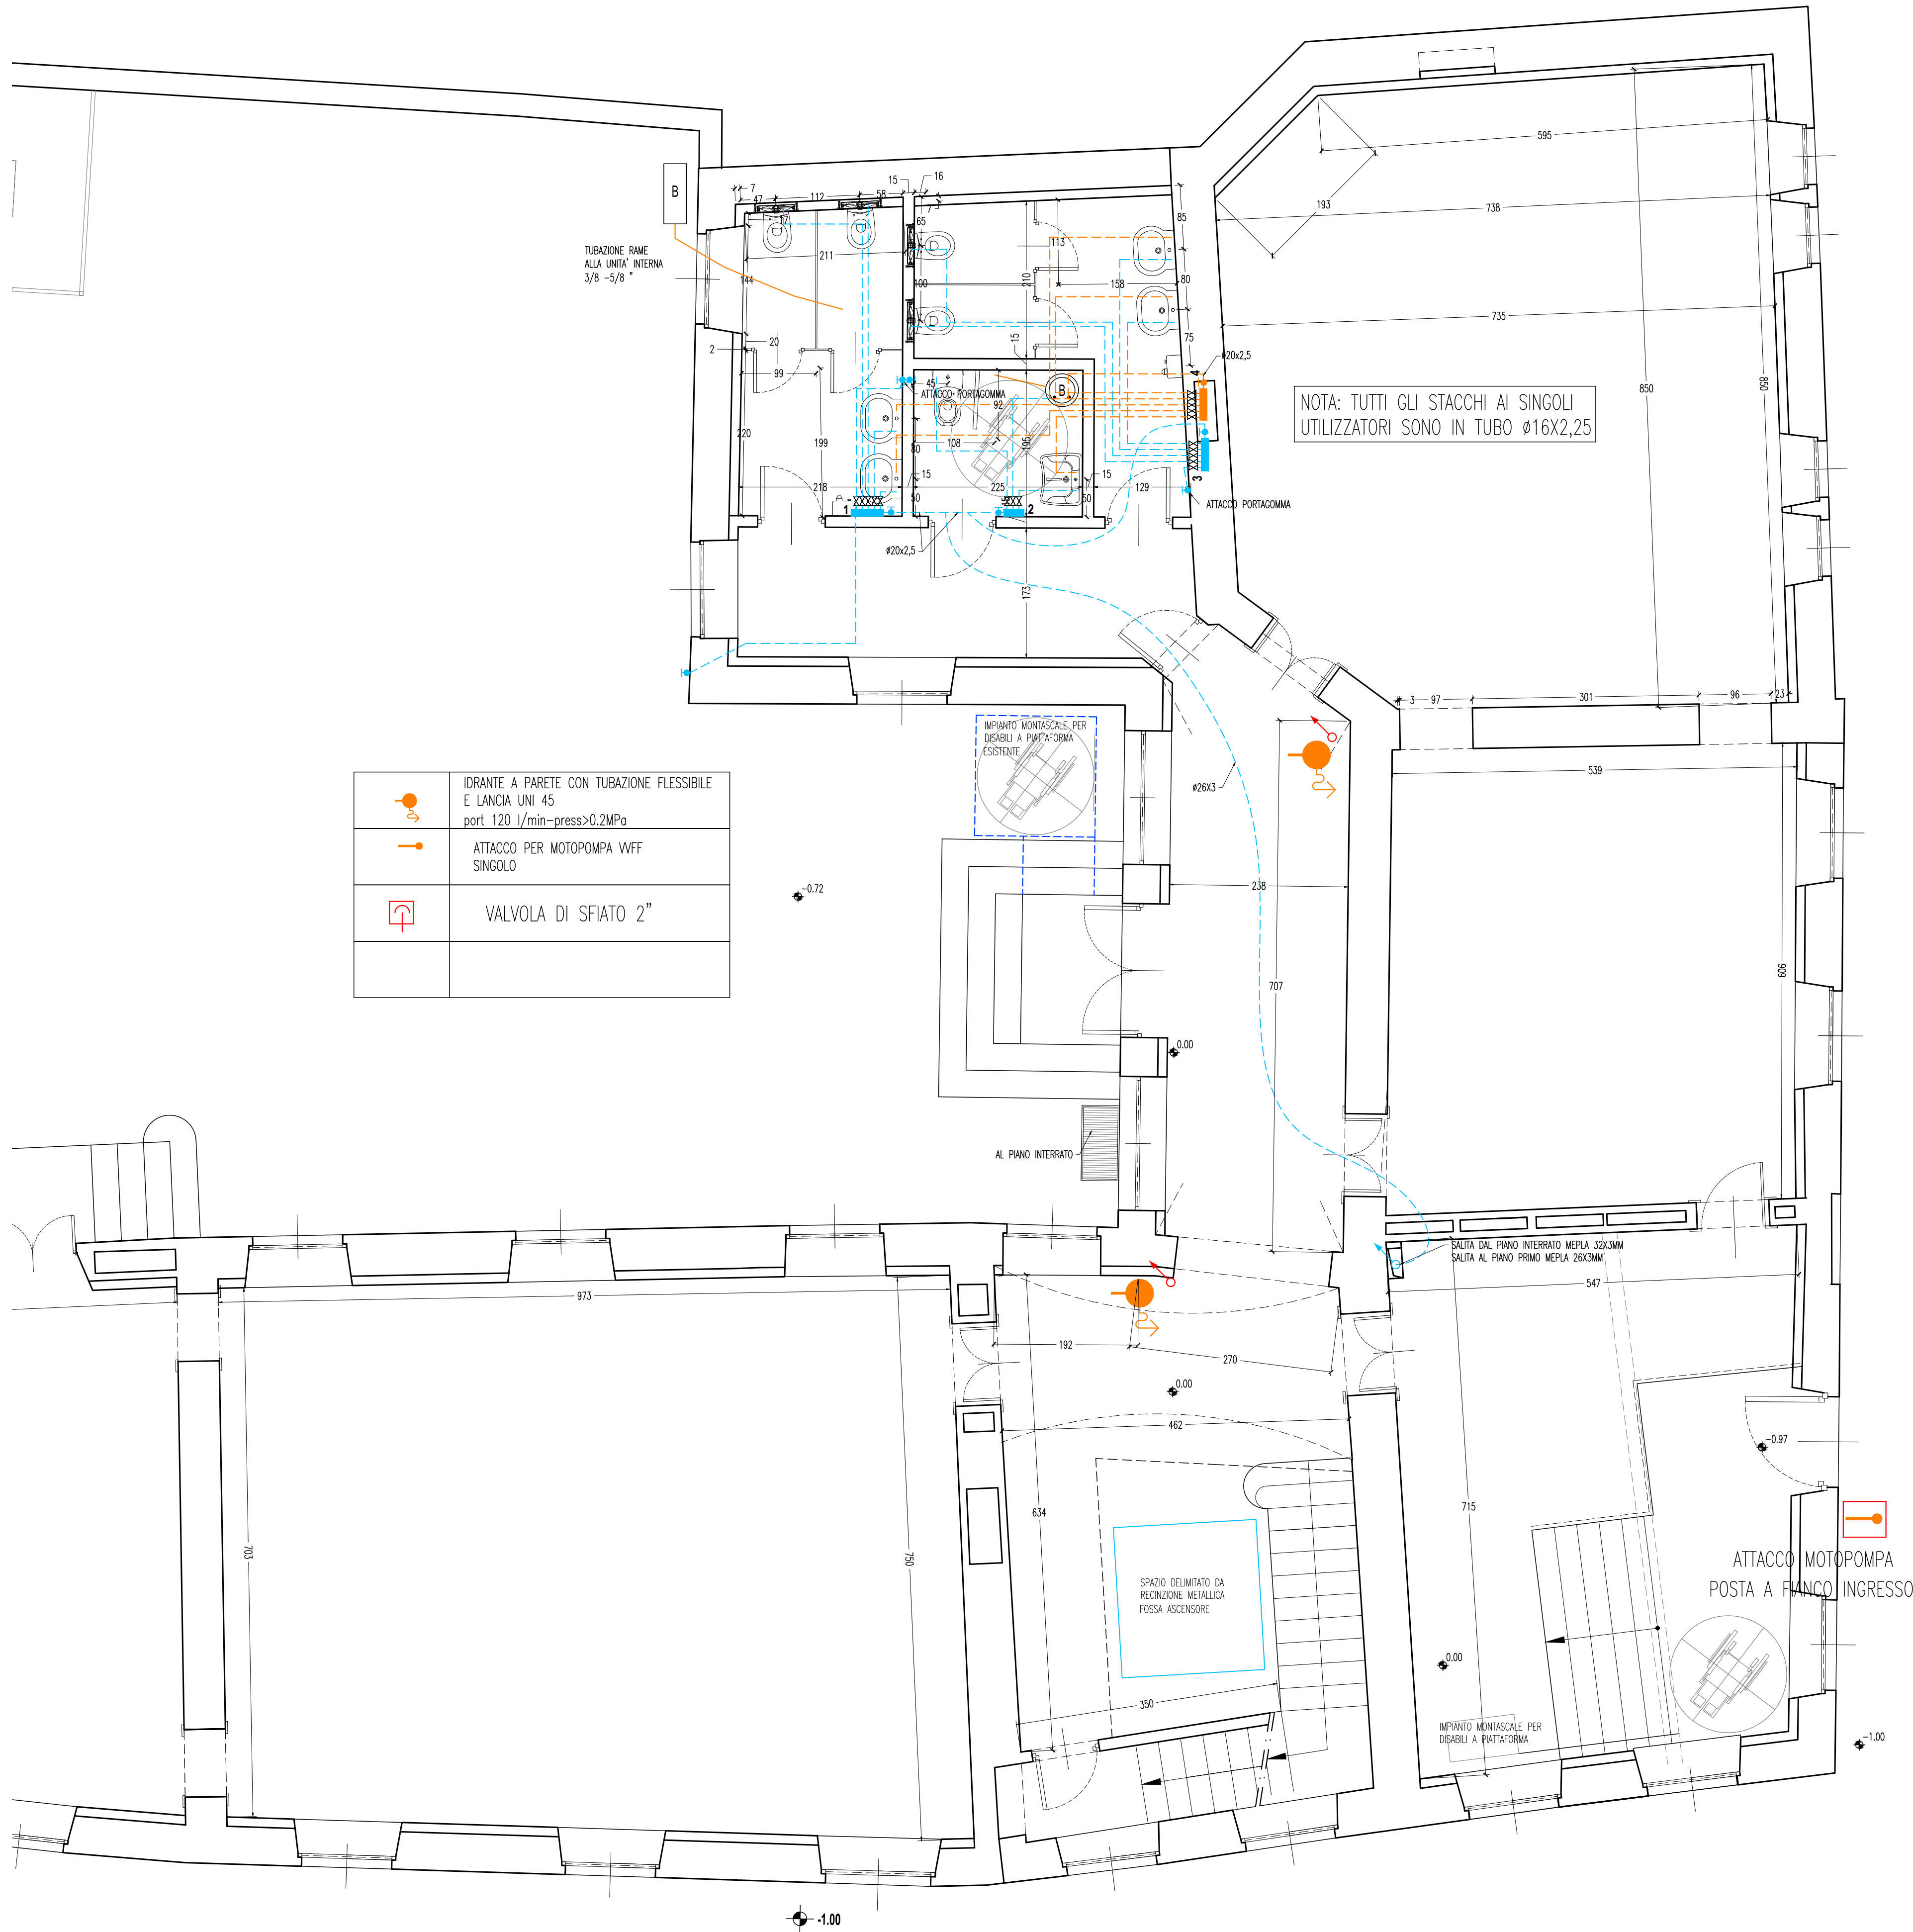


PIANTA PIANO TERRA

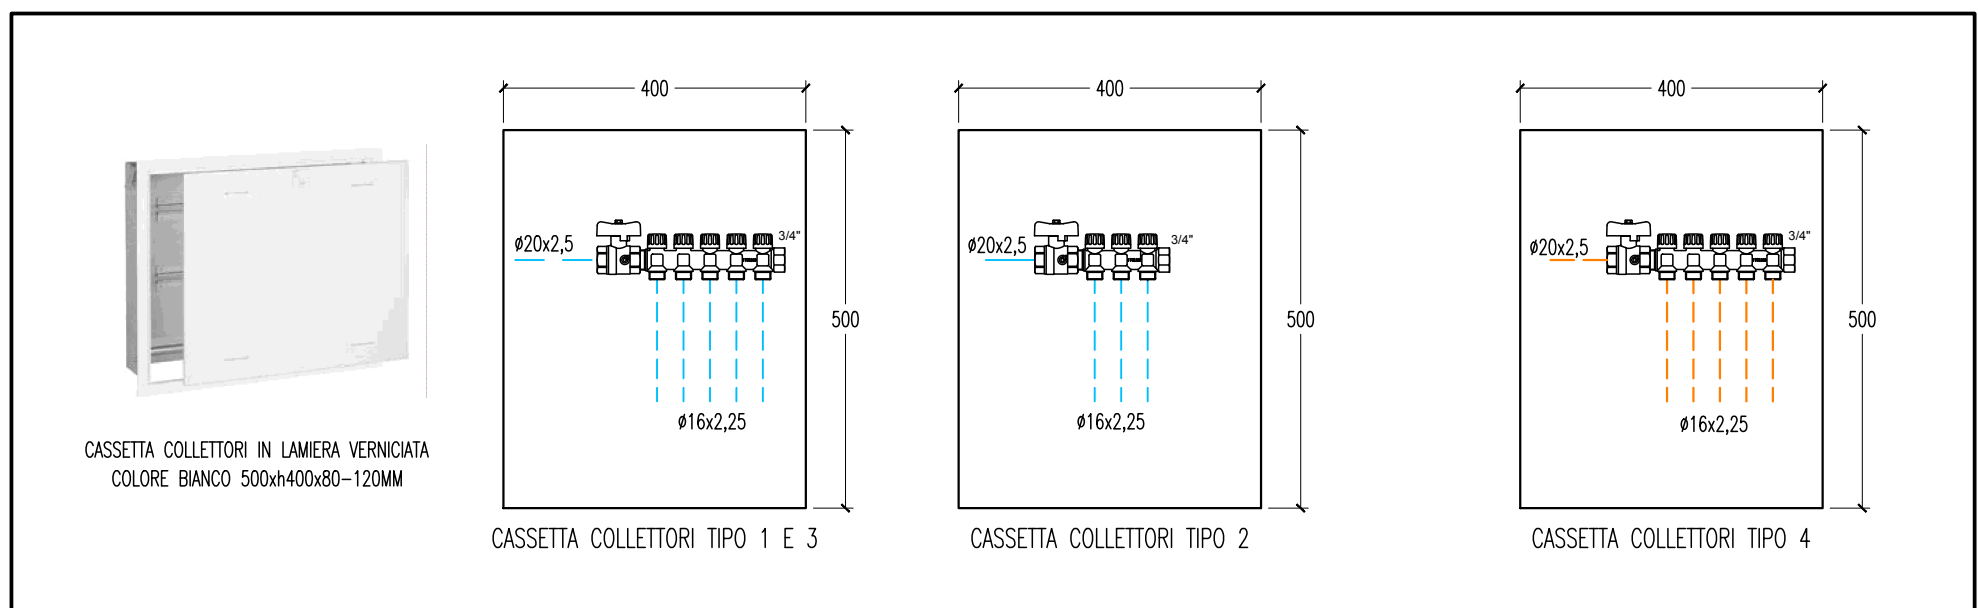


DETTAGLIO CASSETTA COLLETTORI

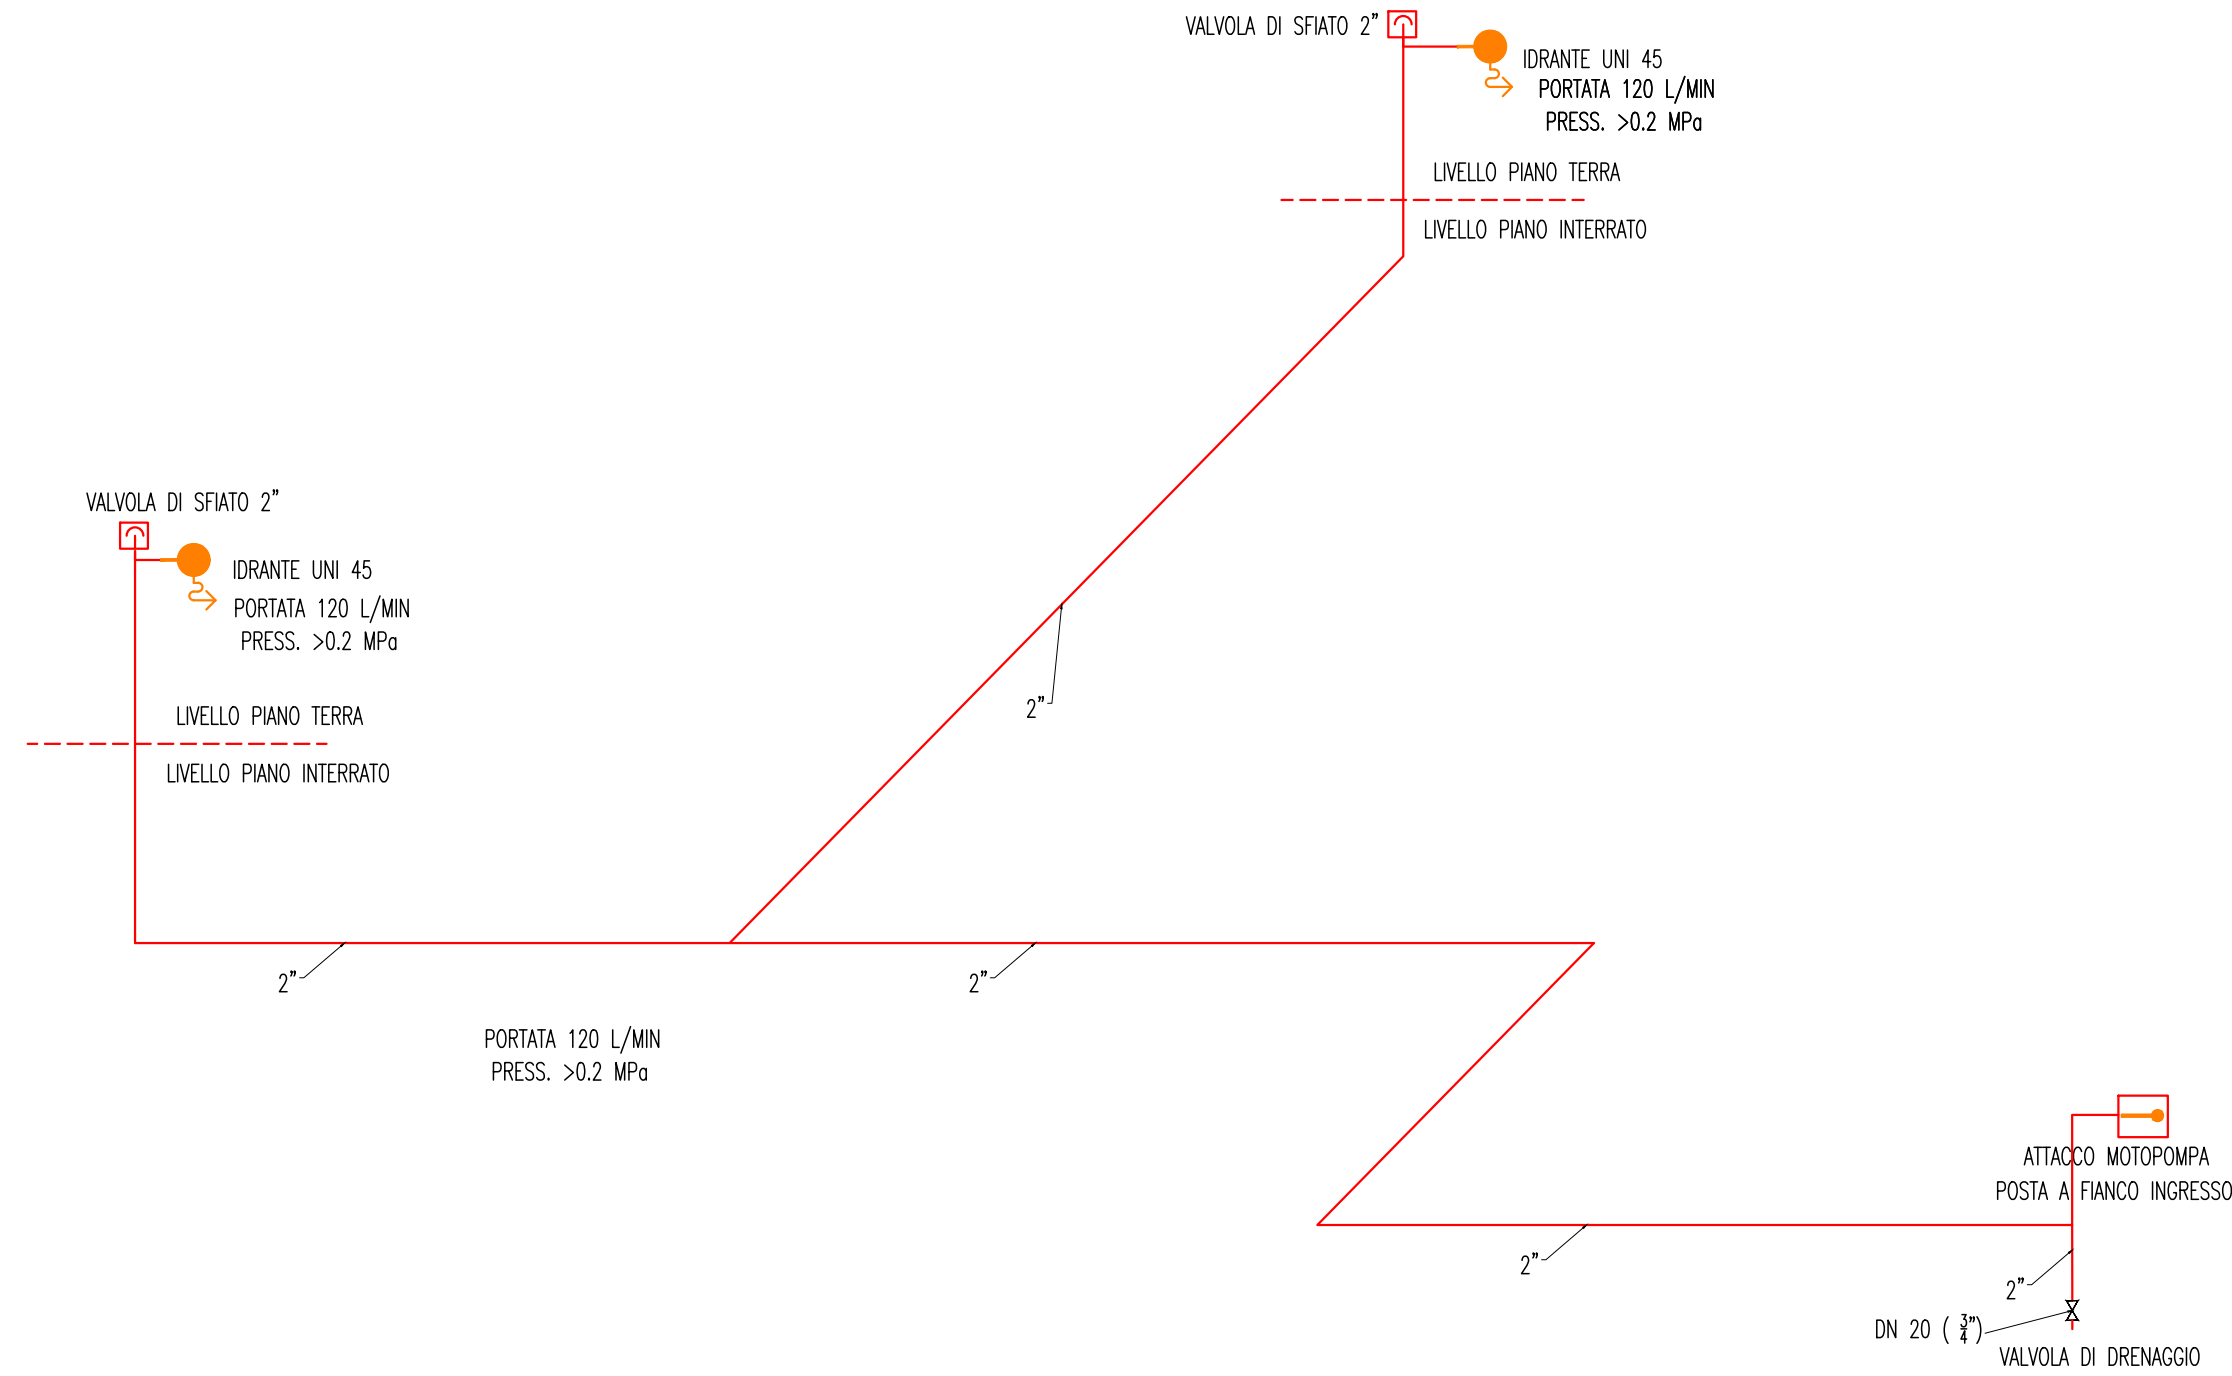

SCHEMA RETE IDRANTE A SECCO

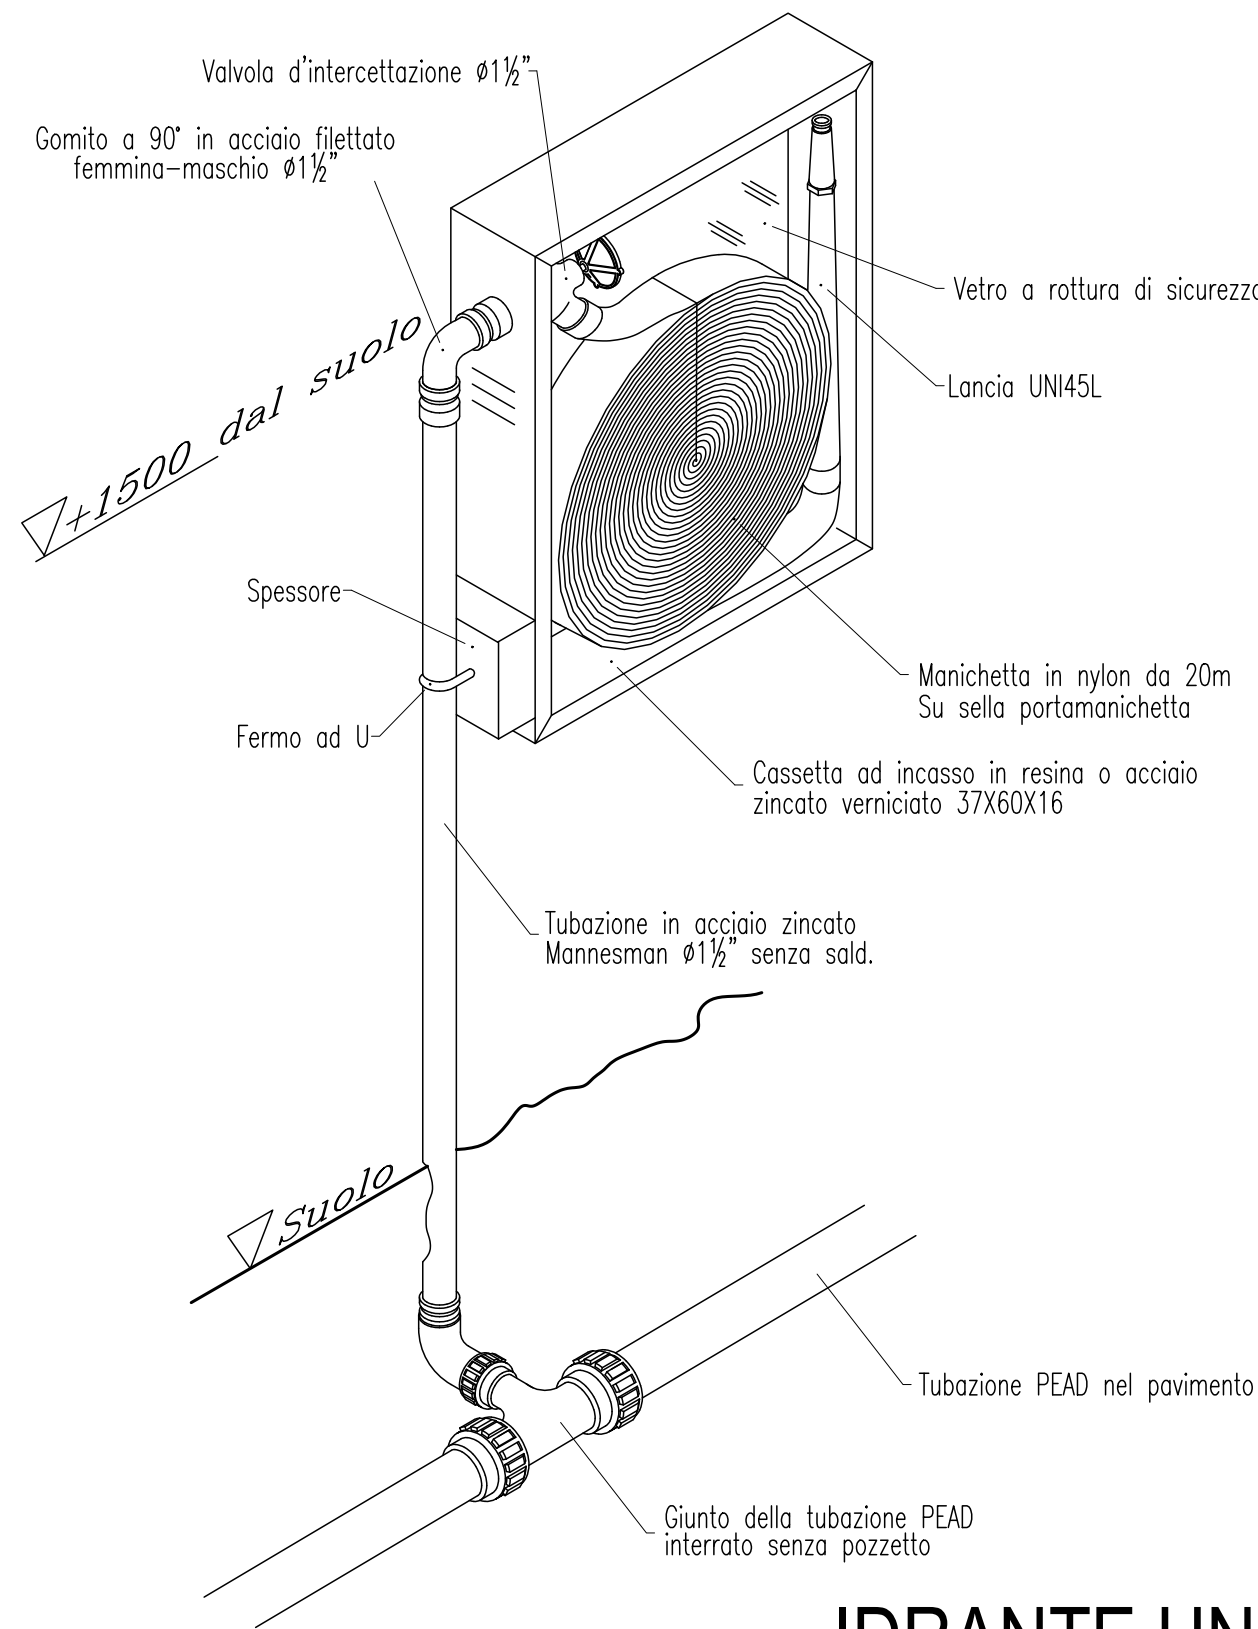

IDRANTE UNI 45

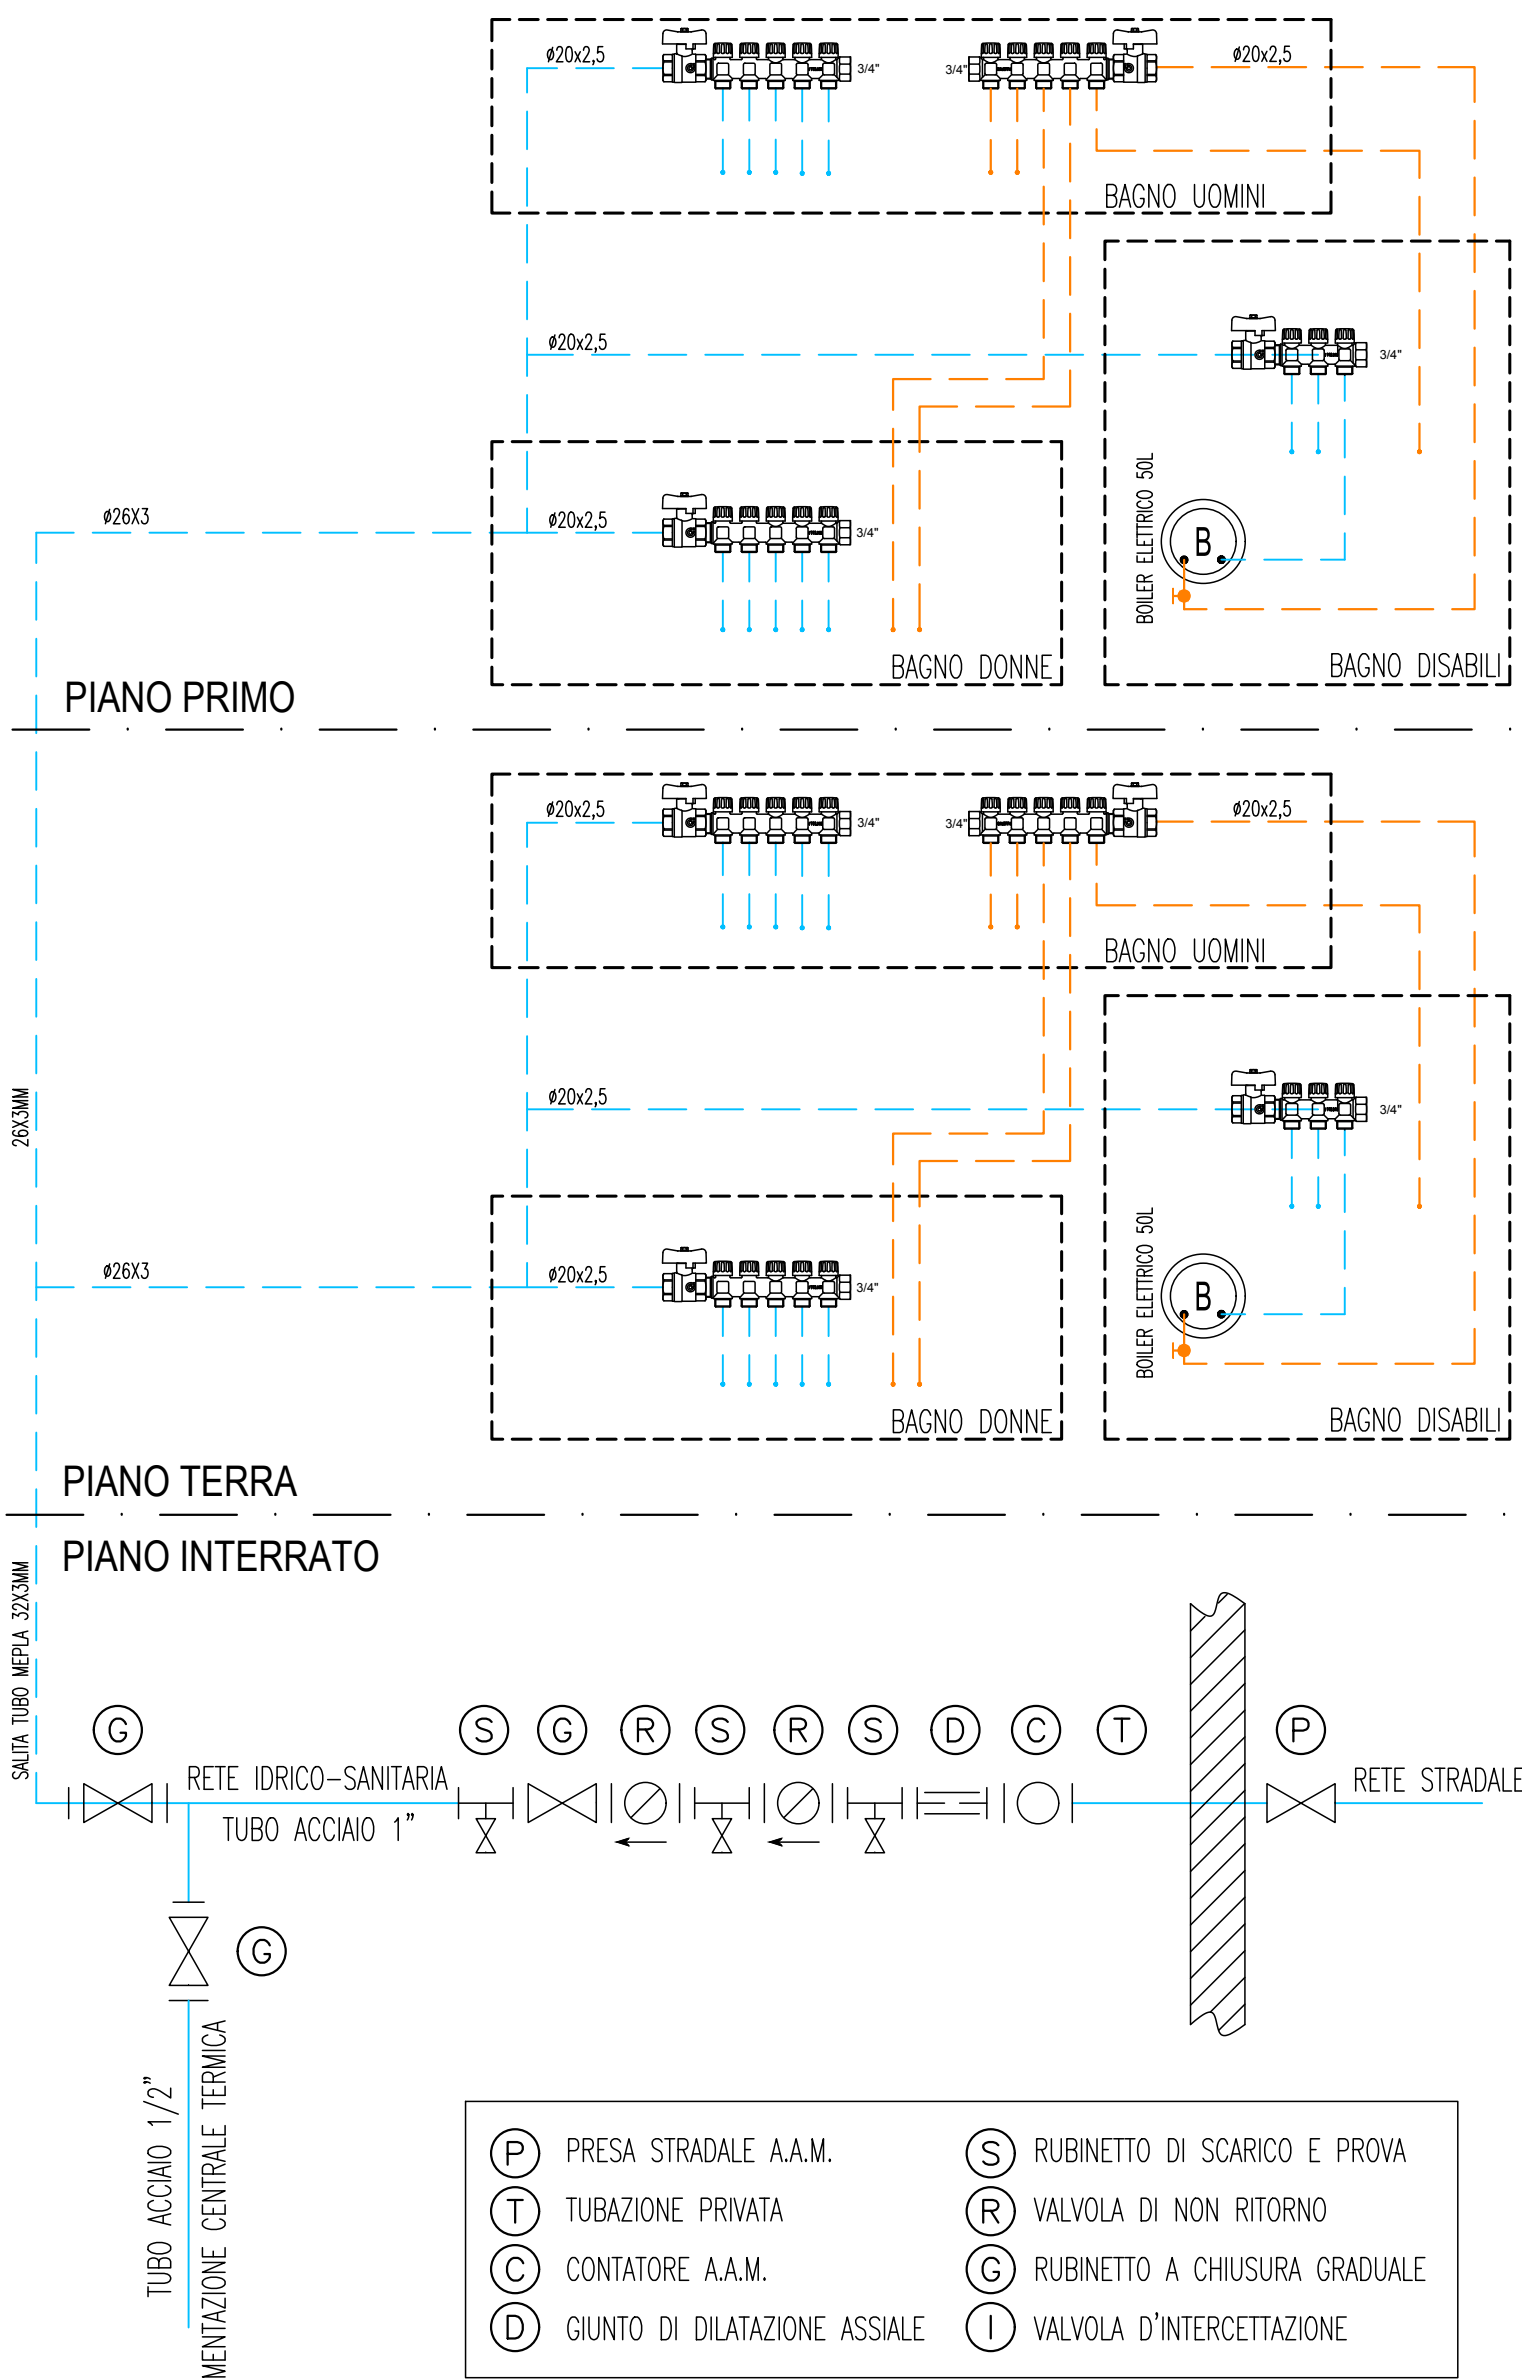

SCHEMA GENERALE E RETE IDRICO-SANITARIA

Ing. Giorgio Gianarro

Studio Ingegneria

C. cap. G. Ferrarini, 2

10121 TORINO

Tel. +39 011 8733969

E-mail: gianarrorgiorgio@tin.it

COMMITTENTE:

COMUNE DI VOLPIANO

INDIRIZZO COMMITTENTE:

P.zza Vittorio Em. II, 12 - 10088 Volpiano (TO)

UBICAZIONE INTERVENTO:

Via Roma orig. Via Ballo - Volpiano (TO)

PROGETTO:

PROGETTO DI RISTRUTTURAZIONE IMMOBILE EX EDIFICIO SCOLASTICO IN VIA CARLO BOTTA

FASE:

PROGETTO ESECUTIVO

OGGETTO:

PROGETTO IMPIANTO IDRICO-SANITARIO
PIANTE E SCHEMA DI IMPIANTO

TAVOLA:

I-05

REV:

0

CODICE:

09028

SCALA:

1:50

FILE:

REV.

DATA

DESCRIZIONE

G.G.

Giorgio Gianarro

G.G.

Giorgio Gianarro

G.G.

Giorgio Gianarro

G.G.

Giorgio Gianarro

G.G.

Giorgio Gianarro

DISegnato

CONTROLLATO

Finanziato dall'Unione europea

NewGenerationEU

La presente edizione annulla e sostituisce ogni revisione precedente dello stesso elaborato.